


其他说明:

- 1、窗可开启面积(防排烟):本次为室内装修设计未包含暖通专业设计,需由甲方委托相关设计公司进行二次深化设计。
- 2、消防疏散门:本次为室内装修设计未包含外墙设计,外墙建筑门窗设计,需由甲方委托相关设计公司进行二次深化设计。
- 3、窗玻璃:本次为室内装修设计,未改变原设计外墙和外窗,咨询建筑幕墙落地部分玻璃满足防火设计要求。
- 4、灭火器:本层灭火器配置另详给水消防平面图。
- 5、建筑内部装修未擅自减少、改动拆除、遮挡消防设施、疏散指示标志、安全出口、疏散出口、疏散走道和防火分区、防烟分区等。


说明:

NOTE

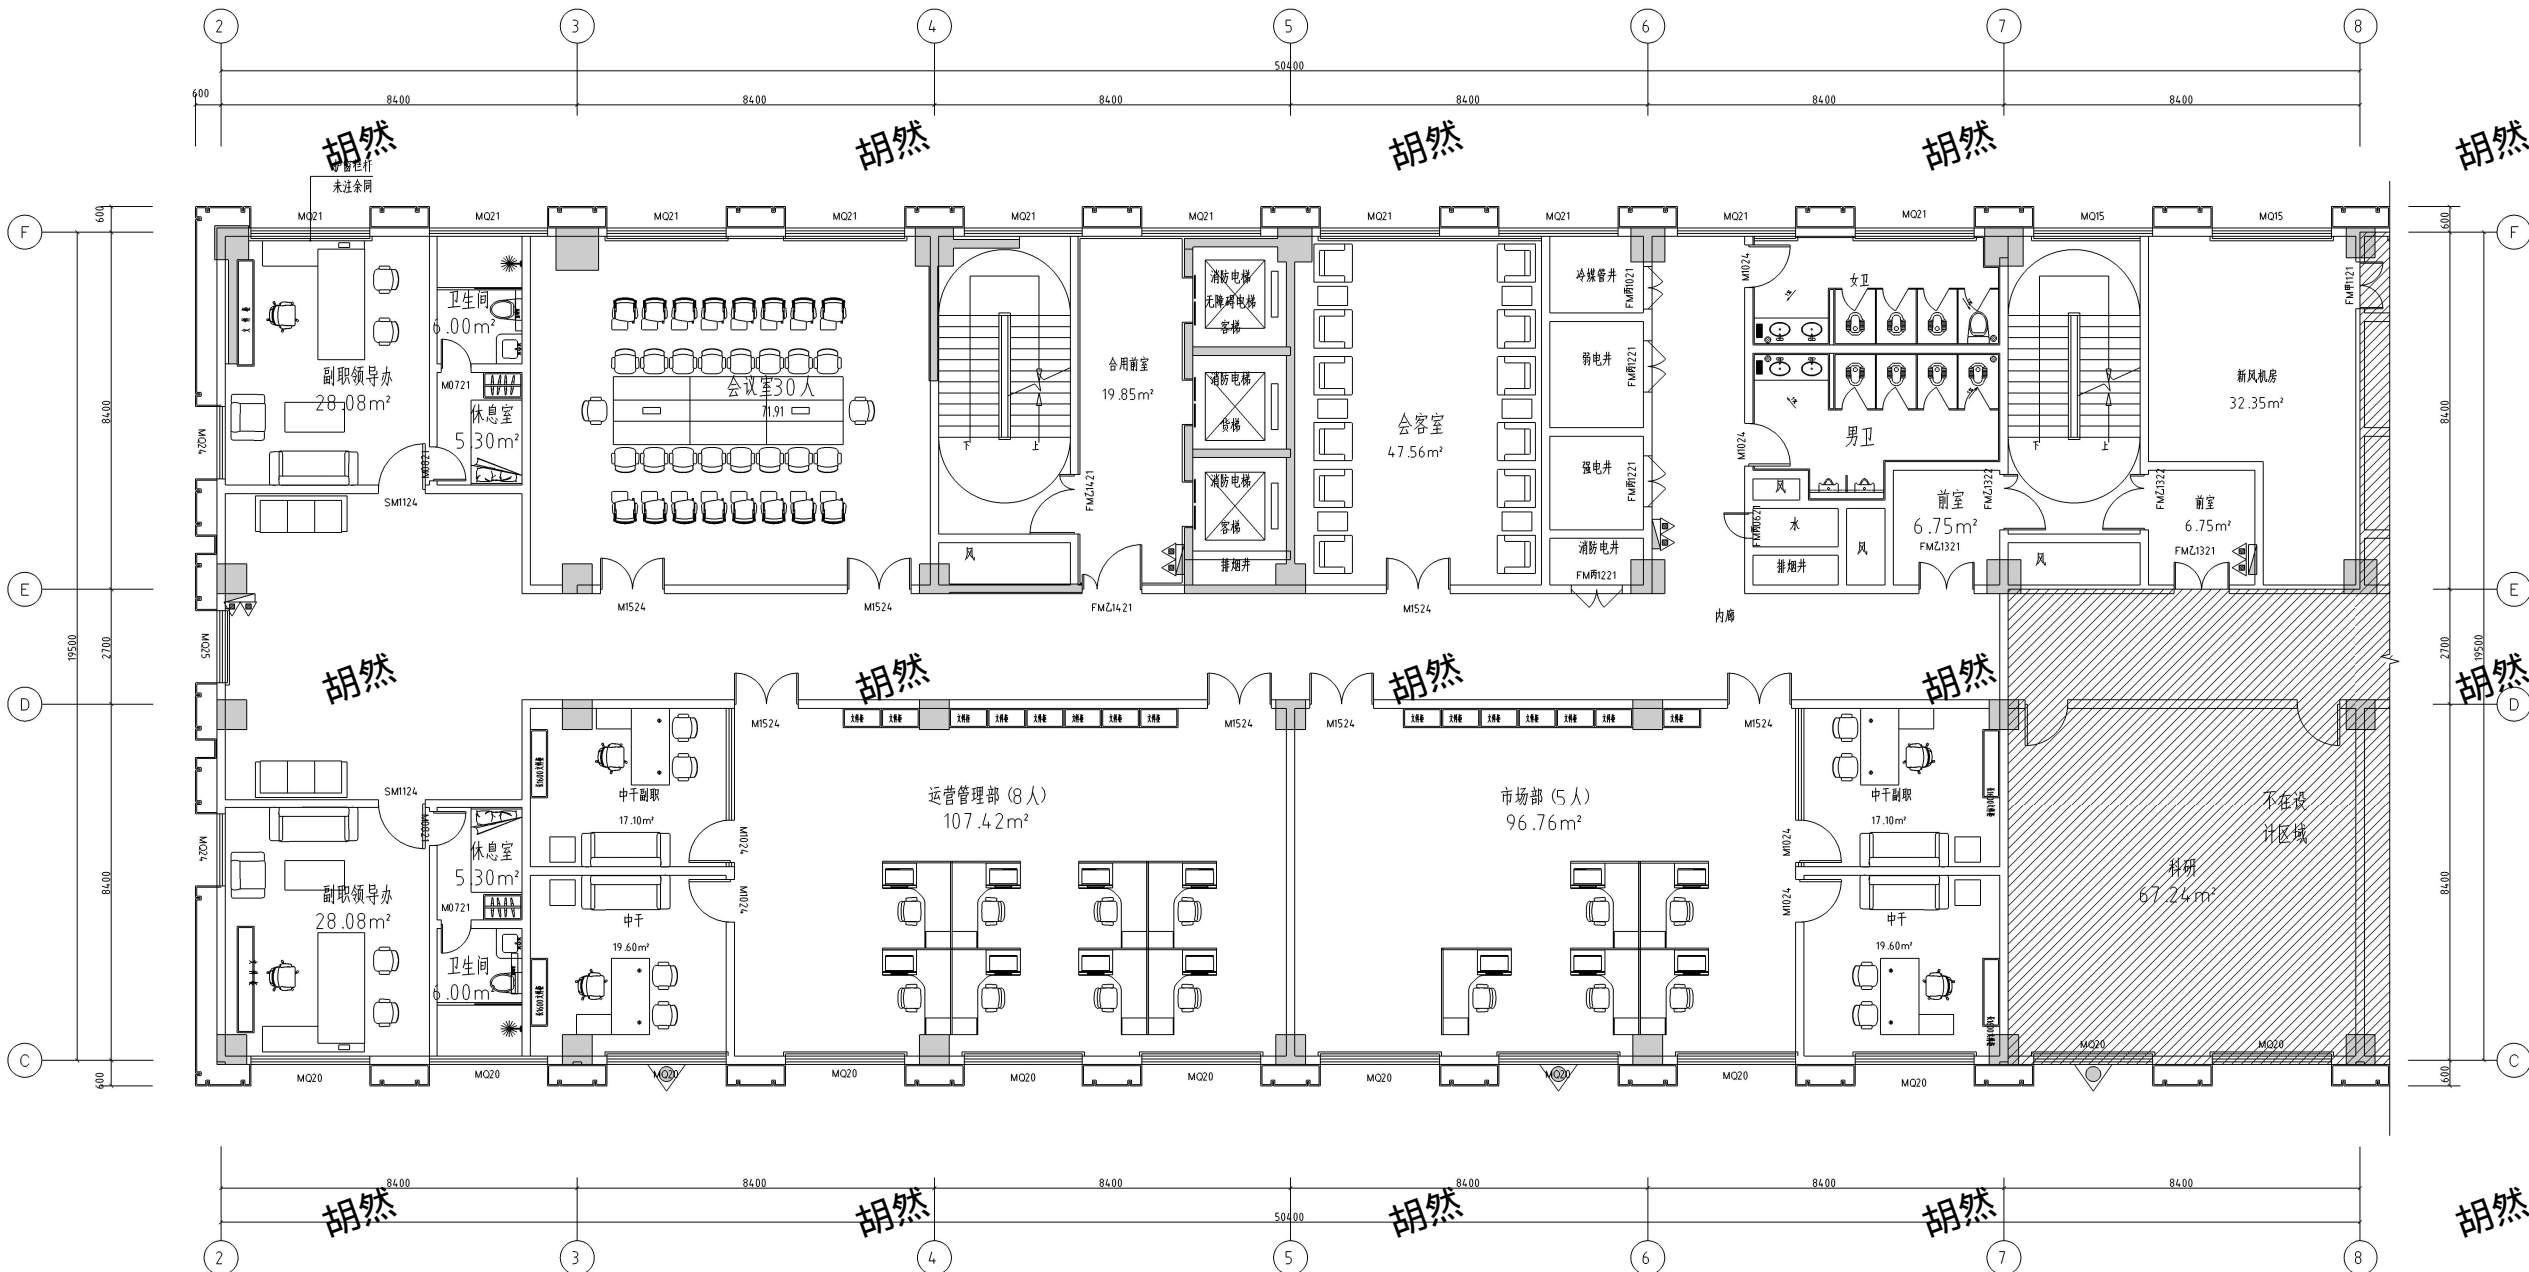

配置部位	危险等级	火灾种类	最低配置基准	配置种类	配置数量	最大保护距离 (m)
办公	中危险级	A类	2A	手提式MF/ABC4	8具	20

六层平面布置图 1:100

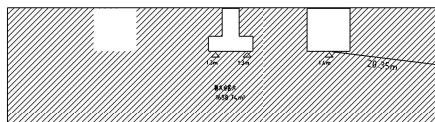

疏散宽度计算书:

疏散人数:办公区域
计算疏散宽度
实际疏散宽度
结论:实际疏散宽度

$854.19 (m^2) / 4 (m^2 / 人) = 213.5$ 人
: $213.5 (人) * 1 (m / 百人) / 100 = 2.13m$
: $1.25 + 1.15 = 2.4m$ (消防疏散门按照门洞尺寸
: $2.4m$ 大于疏散计算宽度
: $2.13m$,满足疏散要求。


注册师	REGISTER	
项目负责人	PROJECT MANAGER	陈春晖
执行项目负责人	EXECUTIVE PROJECT MANAGER	
审核	AUTHORIZED BY	刘小楠
审核	APPROVED BY	陈春晖
专业负责人	SPECIALIST	陈春晖
检查	CHECKED BY	周维维
设计	DESIGNED BY	王敏敏

客户	CLIENT	重庆市环卫集团有限公司
项目名称	PROJECT TITLE	环卫科研大楼室内装修设计项目
子项目名称	SUB ITEM	科研办公楼
图名	DRAWING TITLE	六层平面布置图
工程号	PROJECT NO.	906628
专业	SPECIALTY	室内装饰(建筑)
图号	DRAWING NO.	6F-P-04
日期	DATE	2023年5月
版本	EDITION NO.	第一版

中国轻工重庆设计研究院(集团)有限公司	CCTEG CHONGQING ENGINEERING(GROUP)CO.,LTD.
企业网址	http://www.cqesg.com
地址:重庆市南岸区玄天(玄天寺)路179号	重庆南岸玄天(玄天寺)路179号
ADD: NO. 179, HUI TIAN TEMPLE ROAD, NANTIAN DISTRICT, CHONGQING	NO. 179, HUI TIAN TEMPLE ROAD, NANTIAN DISTRICT, CHONGQING
电话	+86 (23) 68725010 +86 (23) 68725036
传真	+86 (23) 68811613 +86 (23) 68725155


- 其他说明:
- 1、窗可开启面积(防排烟):本次为室内装修设计未包含暖通专业设计,需由甲方委托相关专业设计公司进行二次深化设计。
 - 2、消防排烟窗:本次为室内装修设计未包含外墙设计及外墙建筑门窗设计,需由甲方委托相关专业设计公司进行二次深化设计。
 - 3、窗幕墙:本次为室内装修设计,未改变原设计外墙和外窗,咨询建筑幕墙基地部分玻璃满足防火设计要求。
 - 4、灭火器:本层灭火器配置另详给排水消防平面图。
 - 5、建筑内部装修未擅自减少、改动拆移、遮挡消防设施、疏散指示标志、安全出口、疏散出口、疏散走道和防火分区、防烟分区等。

说明:
NOTE:

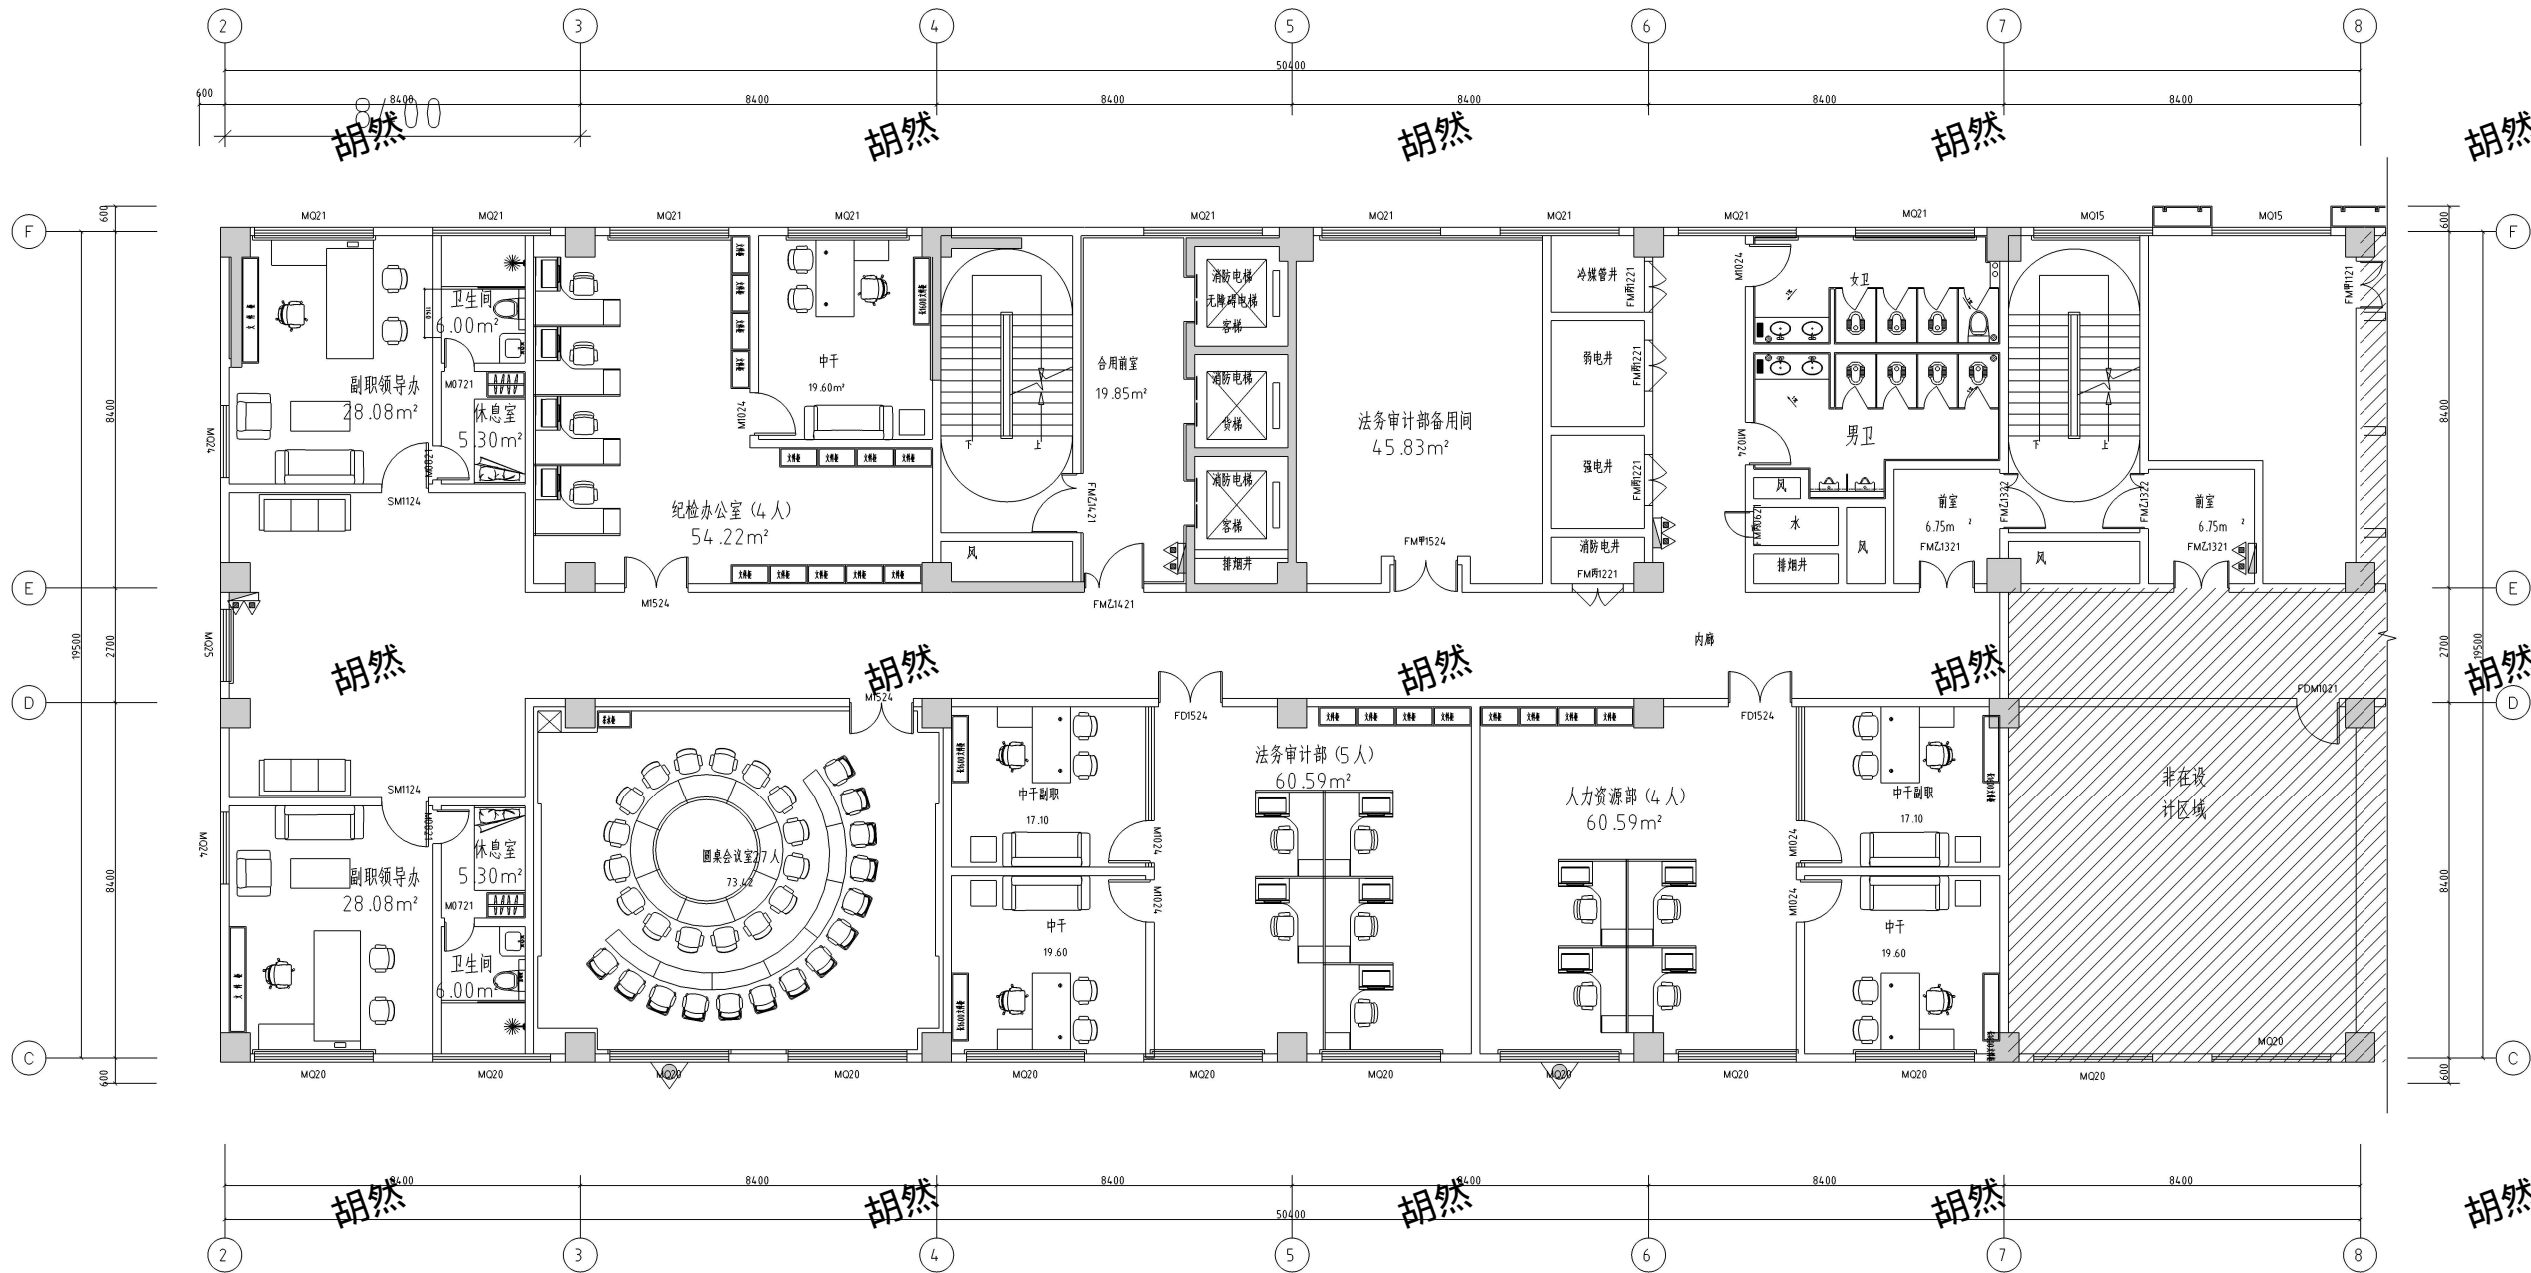

配置部位	危险等级	火灾种类	最低配置基准	配置种类	配置数量	最大保护距离 (m)
办公	中危险级	A类	ZA	手提式MF/ABC4	8具	20

七层平面布置图 1:100

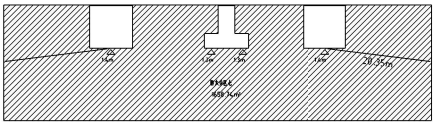

疏散宽度计算书:
疏散人数:办公区域
计算疏散宽度 :213 (人) *1 (m 百人) /100 =2.13m
实际疏散宽度 :1.25 +1.15 =2.4 m(消防疏散门按照门洞尺寸 -150mm 计算)
结论:实际疏散宽度 2.4 m 大于疏散计算宽度 2.13m ,满足疏散要求。

注册师 REGISTER		
项目负责人 PROJECT MANAGER	陈春晖	
执行项目负责人 EXECUTIVE PROJECT MANAGER		
审定 AUTHORIZED BY	刘小娟	
审核 APPROVED BY	陈春晖	
专业负责人 DIVISION CHIEF	陈春晖	
校审 CHECKED BY	周敏敏	
设计 DESIGNED BY	王敏敏	

客户 CLIENT	重庆市环卫集团有限公司	
工程名称 PROJECT TITLE	环卫科研大楼室内装修设计项目	
子项名称 SUB ITEM	科研办公楼	
图名 DRAWING TITLE	七层平面布置图	
工程号 PROJECT NO.	906628	阶段 STAGE
专业 SPECIALTY	室内装饰(建筑)	施工图
图号 DRAWING NO.	7F-P-04	
日期 DATE	2023年5月	
版本 EDITION NO.	第一版	

 重庆中环工程设计研究院(集团)有限公司 CTEC CHONGQING ENGINEERING(GROUP) CO., LTD.	
金鑫网址: http://www.cqmsy.com	
地址: 重庆市南岸区海棠溪(海棠溪)长江二桥179号 重庆南岸海棠溪(海棠溪)海棠溪大道179号	
电话 TEL	+86 (23) 68725010 +86 (23) 68725036
传真 FAX	+86 (23) 68811613 +86 (23) 68725155